


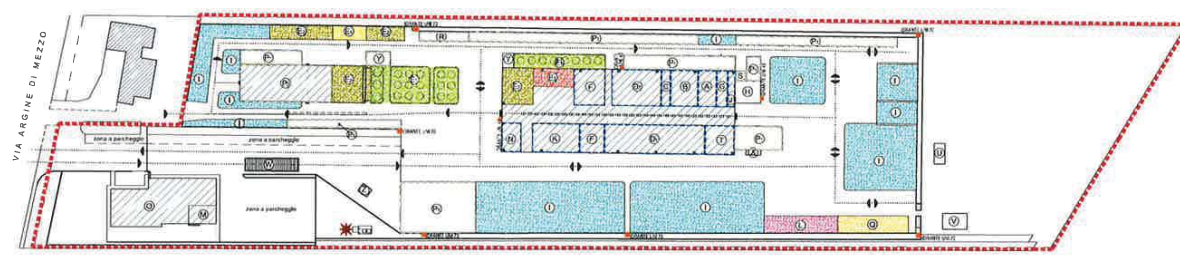

Alleg. B1 al decreto,
n. 76 del 6 SET. 2017

LEADER/01 - 01/01/2017 - 01/01/2017 - 01/01/2017

ZONIZZAZIONE STOCCAGGIO RIFIUTI E VIABILITA' INTERNA
SCALA 1 : 500



VIABILITA' INTERNA ALL'IMPIANTO
SUPERFICIE COPERTA

LEGENDA	
A	SELEZIONE E STOCCAGGIO SOLUZIONI A BASE ACIDA IN FIUSTE E CISTERNE TTE Def. CER 24-25-68-69-11-18-20
B	SELEZIONE E STOCCAGGIO SOLVENTI ORGANICI IN FIUSTE E CISTERNE TTE Def. CER 14-07-08-11-18-20
C	SELEZIONE E STOCCAGGIO SOLVENTI CLORURATI IN FIUSTE E CISTERNE TTE Def. CER 11
D	SELEZIONE E STOCCAGGIO RIFIUTI SOLIDI NON PALABILI IN CASSONI CONTAINER - BIO MASSI - CASSONI TTE - CERIE Def. CER 24-25-68-69-11-18-20-13-16-17-18-19-20
E	SELEZIONE E STOCCAGGIO RIFIUTI LIQUIDI E SOLIDI IN FIUSTE - CASSONI TTE - BIO MASSI Def. CER 31-23-03-04-25-28-07-08-10-11-12-13-15-16-17-18-19-20
F	SELEZIONE E STOCCAGGIO DEI RESAURI MINERALI - EMULSIONI ACQUE DI LAVAGGIO ED OLI VEGETALI IN CITERNE Def. CER 05-07-08-11-18-19-20
G	SELEZIONE E STOCCAGGIO OLI ESAUSTI IN FIUSTE E CISTERNE TTE Def. CER 15-16
H	SELEZIONE E STOCCAGGIO OLI VEGETALI ESAUSTI IN FIUSTE E CISTERNE TTE Def. CER 15-16
I	SELEZIONE E STOCCAGGIO RIFIUTI URBANI PERICOLOSI (RUP) IN CASSONI - BIO MASSI - CASSONI TTE Def. CER 19-20
J	AREA FRESSTOCCAGGIO - SELEZIONE - CERITA
K	IMPIANTO SELEZIONE CERITA
L	AREA DI SELEZIONE E STOCCAGGIO APPARECCHIATURE ELETTRICHE IN CASSONI (CASSONETTI)
M	AREA TRAVASO E RICOGLIMENTO
N	AREA POMPE DI TRAVASO
O	AREA DI SELEZIONE E STOCCAGGIO RIFIUTI NERE IN RISERVA IN CONTAINER - CASSONETTI - BANCALI - CUBILI Def. CER 23-03-04-07-11-12-13-16-17-18-20
P	STOCCAGGIO CONTENITORI PRONTA PARTENZA
Q	LABORATORIO ANALISI
R	SPOGLIATOIO E SERVIZI
S	UFFICI E QUADRANA
T	CONTENITORI VUOTI E ATTREZZATURE VARIE
U	OFFICINA MANUTENZIONE MEZZI E ATTREZZATURA
V	STOCCAGGIO CONTENITORI PRONTA PARTENZA IN BANCALI O CANTAINER Def. CER 15-19-17-17-04-04-17-04-05
W	STOCCAGGIO CONTENITORI PRONTA PARTENZA IN CASSONETTI - BANCALI Def. CER 15-19-17-17-04-04-17-04-05
X	ASPIRATORE - SCAMBIO EMISSIONE IN ATMOSFERA
Y	RIDUZIONE VOLUMETRICA
Z	IMPIANTO ANTINCENDIO
AA	VASCA PRIMA PIOGGIA ED IMPIANTO DILUAZIONE
AB	PESA
AC	GENERATORE - GRUPPO ELETTRICOGENO A GASOLIO
AD	CISTIFINA GASOLIO
AE	IMPIANTO DI DEPURAZIONE SCARICHI CIVILI

PROVINCIA DI VENEZIA
COMUNE DI SAN DONA' DI PIAVE

PLANIMETRIA CON ZONIZZAZIONE STOCCAGGIO RIFIUTI E VIABILITA' INTERNA

DITTA SE.Fl. ambiente S.r.l.
VIA S. MARIA DELLA GROTTA, 2 - 36013 SAN DONA' DI PIAVE (VI)
P. IVA 04938870368

PROGETTO PLANIMETRIA scala 1 : 500
AUTORE DEL PROGETTO dott. arch. Flavio Boccato
DATA 04 aprile 2017